

| 和室1・2 | | |
|-------|----------|----|
| I | FL40W-1 | 28 |
| I | LED | 28 |
| L1 | FL20W-1 | 1 |
| U1 | 非常灯単体LED | 2 |

| 前室 | | |
|----|------------|---|
| U | FDL27W-1 | 6 |
| U1 | 非常灯単体LED | 1 |
| 踏込 | | |
| U | FDL27W-1 | 6 |
| U1 | 非常灯単体LED | 1 |
| Q | 誘導灯FL20W-1 | 1 |

| 図書コーナー・ロビー | | |
|------------|--------------|----|
| A | LED | 19 |
| T1 | 非常灯単体LED | 6 |
| T1 | 非常灯単体IL20W-1 | 1 |
| I | FL40W-1 | 2 |
| a | LED | 1 |
| a | FL20W-1 | 4 |
| b | FPL27W-1 | 4 |
| Q | 誘導灯FL20W-1 | 1 |
| Q3 | 誘導灯LED | 1 |

| ポンプ室 | | |
|-------|---------------|---|
| K1 | FL40W-1 | 1 |
| EV機械室 | | |
| K | FL40W-1 | 1 |
| K2 | 非常灯一体型FL40W-1 | 1 |

| 男子便所 | | |
|------|-----|---|
| V | LED | 4 |
| D | LED | 1 |
| 女子便所 | | |
| V | LED | 5 |
| D | LED | 1 |

| ポーチ | | |
|-------|----------|-----|
| P | FDL27W-1 | 3 |
| B | LED | 0.5 |
| B | FL40W-6 | 0.5 |
| Q | FL20W-1 | 1 |
| 身障者便所 | | |
| B4 | FL40W-1 | 1 |
| O | FL15W-1 | 1 |
| D1 | FL20W-1 | 1 |

| 男子更衣室・便所 | | |
|----------|----------|---|
| B5 | FL40W-1 | 3 |
| D1 | FL20W-1 | 1 |
| V | FDL27W-1 | 1 |
| W | FDL13W-1 | 2 |
| V | LED | 5 |
| D1 | LED | 1 |


| 女子更衣室・便所 | | |
|----------|----------|---|
| B5 | FL40W-1 | 3 |
| D1 | FL20W-1 | 1 |
| V | FDL27W-1 | 1 |
| W | FDL13W-1 | 2 |
| V | LED | 5 |
| D | LED | 1 |

| グループ室 | | |
|-------|------------|---|
| B1 | LED | 4 |
| B2 | 非常灯一体型LED | 1 |
| 廊下 | | |
| B1 | LED | 3 |
| B2 | 非常灯一体型LED | 2 |
| V | FDL27W-1 | 1 |
| V | FDL27W-1 | 3 |
| Q2 | 誘導灯FL20W-1 | 1 |
| T1 | 非常灯単体LED | 1 |

| 水屋 | | |
|----|----------|---|
| R | FCL30W-1 | 1 |
| S | FDL13W-1 | 1 |

| 倉庫 | | |
|----|---------|---|
| B4 | FL40W-1 | 1 |
| M | FL20W-1 | 1 |

| プレイルーム | | |
|--------|---------------|----|
| A2 | LED | 13 |
| A3 | 非常灯一体型FL40W-2 | 2 |

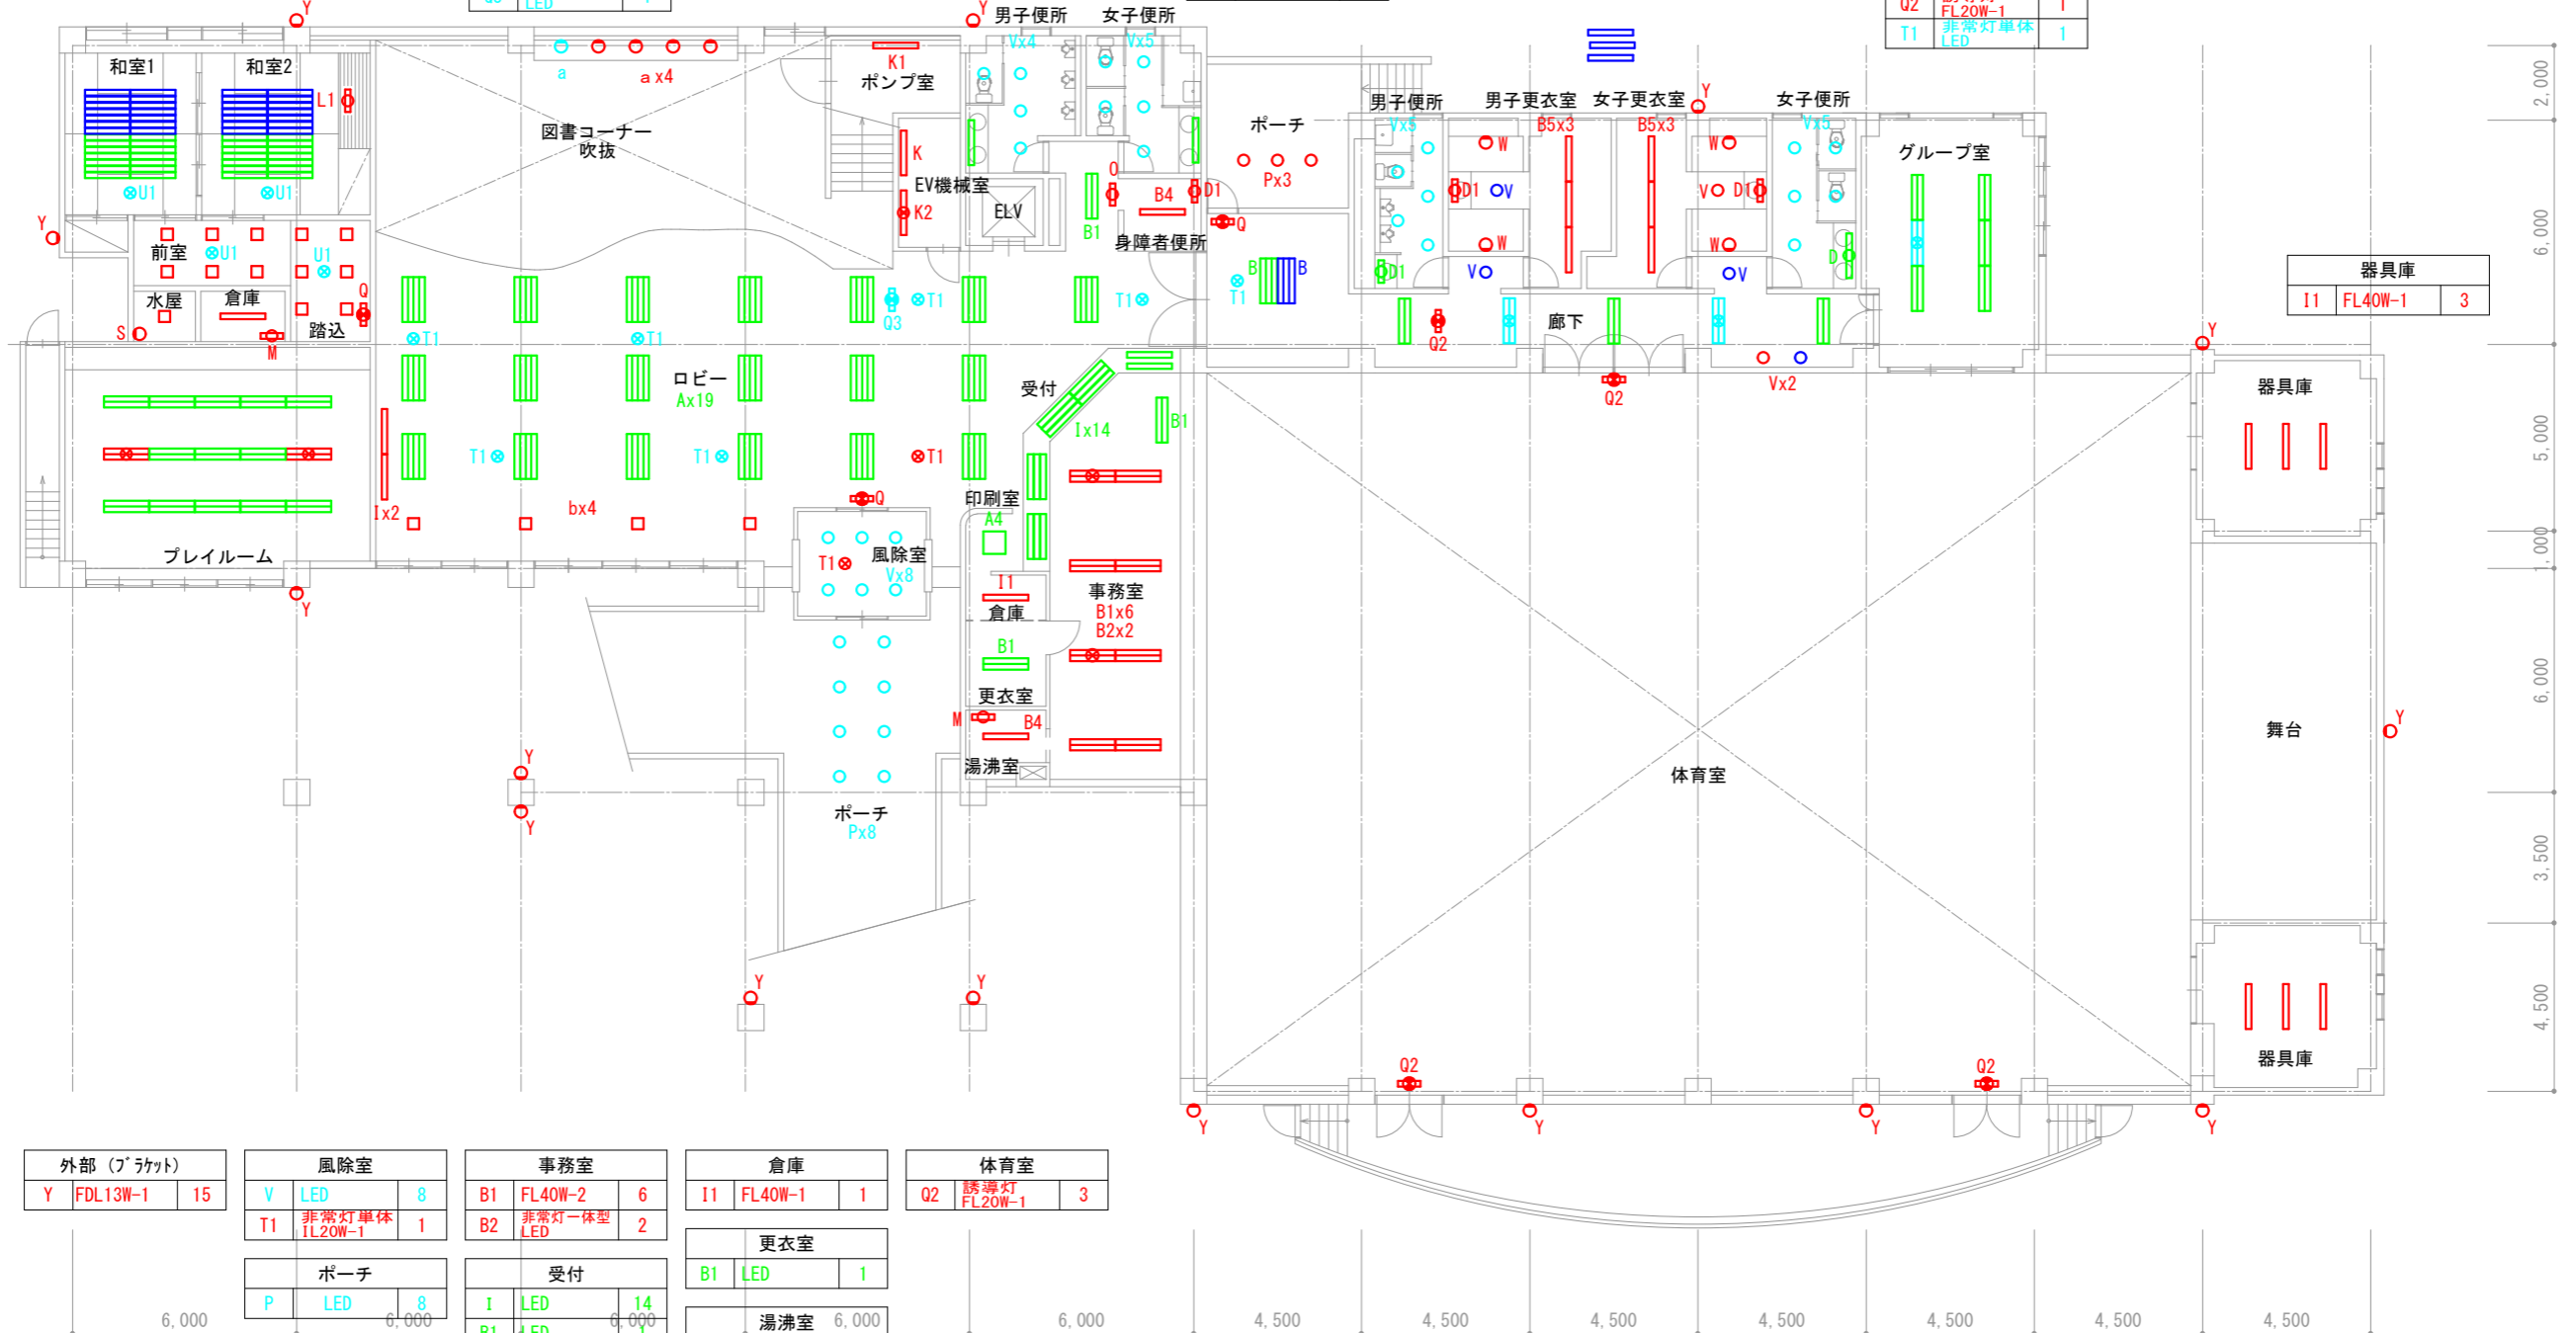

| 外部 (ブ ラケット) | | |
|-------------|----------|----|
| Y | FDL13W-1 | 15 |

| 風除室 | | |
|-----|--------------|---|
| V | LED | 8 |
| T1 | 非常灯単体IL20W-1 | 1 |
| ポーチ | | |
| P | LED | 8 |

| 事務室 | | |
|-----|-----------|----|
| B1 | FL40W-2 | 6 |
| B2 | 非常灯一体型LED | 2 |
| 受付 | | |
| I | LED | 14 |
| B1 | LED | 1 |
| 印刷室 | | |
| A4 | LED | 1 |

| 倉庫 | | |
|-----|---------|---|
| I1 | FL40W-1 | 1 |
| 更衣室 | | |
| B1 | LED | 1 |
| 湯沸室 | | |
| B4 | FL40W-1 | 1 |
| M | FL20W-1 | 1 |

| 体育室 | | |
|-----|------------|---|
| Q2 | 誘導灯FL20W-1 | 3 |

1階平面図 S=1/200

| 既設照明器具取付状況 | |
|------------|---------------|
| 赤色 | 蛍光灯等器具 |
| 水色 | LED器具交換済み |
| 緑色 | 管球・電球のみLED化済み |
| 青色 | 管球・電球なし |

| 横浜市建築局 | | | | 工事名 | 横浜市寺尾地域ケアプラザほか13か所照明器具調査委託 | | | | |
|--------|-------------|----|--------------|------|----------------------------|------|------|------|------|
| 年月日 | 2026年01月30日 | 縮尺 | 1 / 200 (A3) | 図面名称 | 寺尾地域ケアプラザ 1階照明配置図 | | | | |
| 設計者 | | | | 施設番号 | 棟番号 | 完成年度 | 図面種類 | 図面枚数 | 図面番号 |
| | | | | | | | | | E-02 |

株式会社 ハマメンテ