


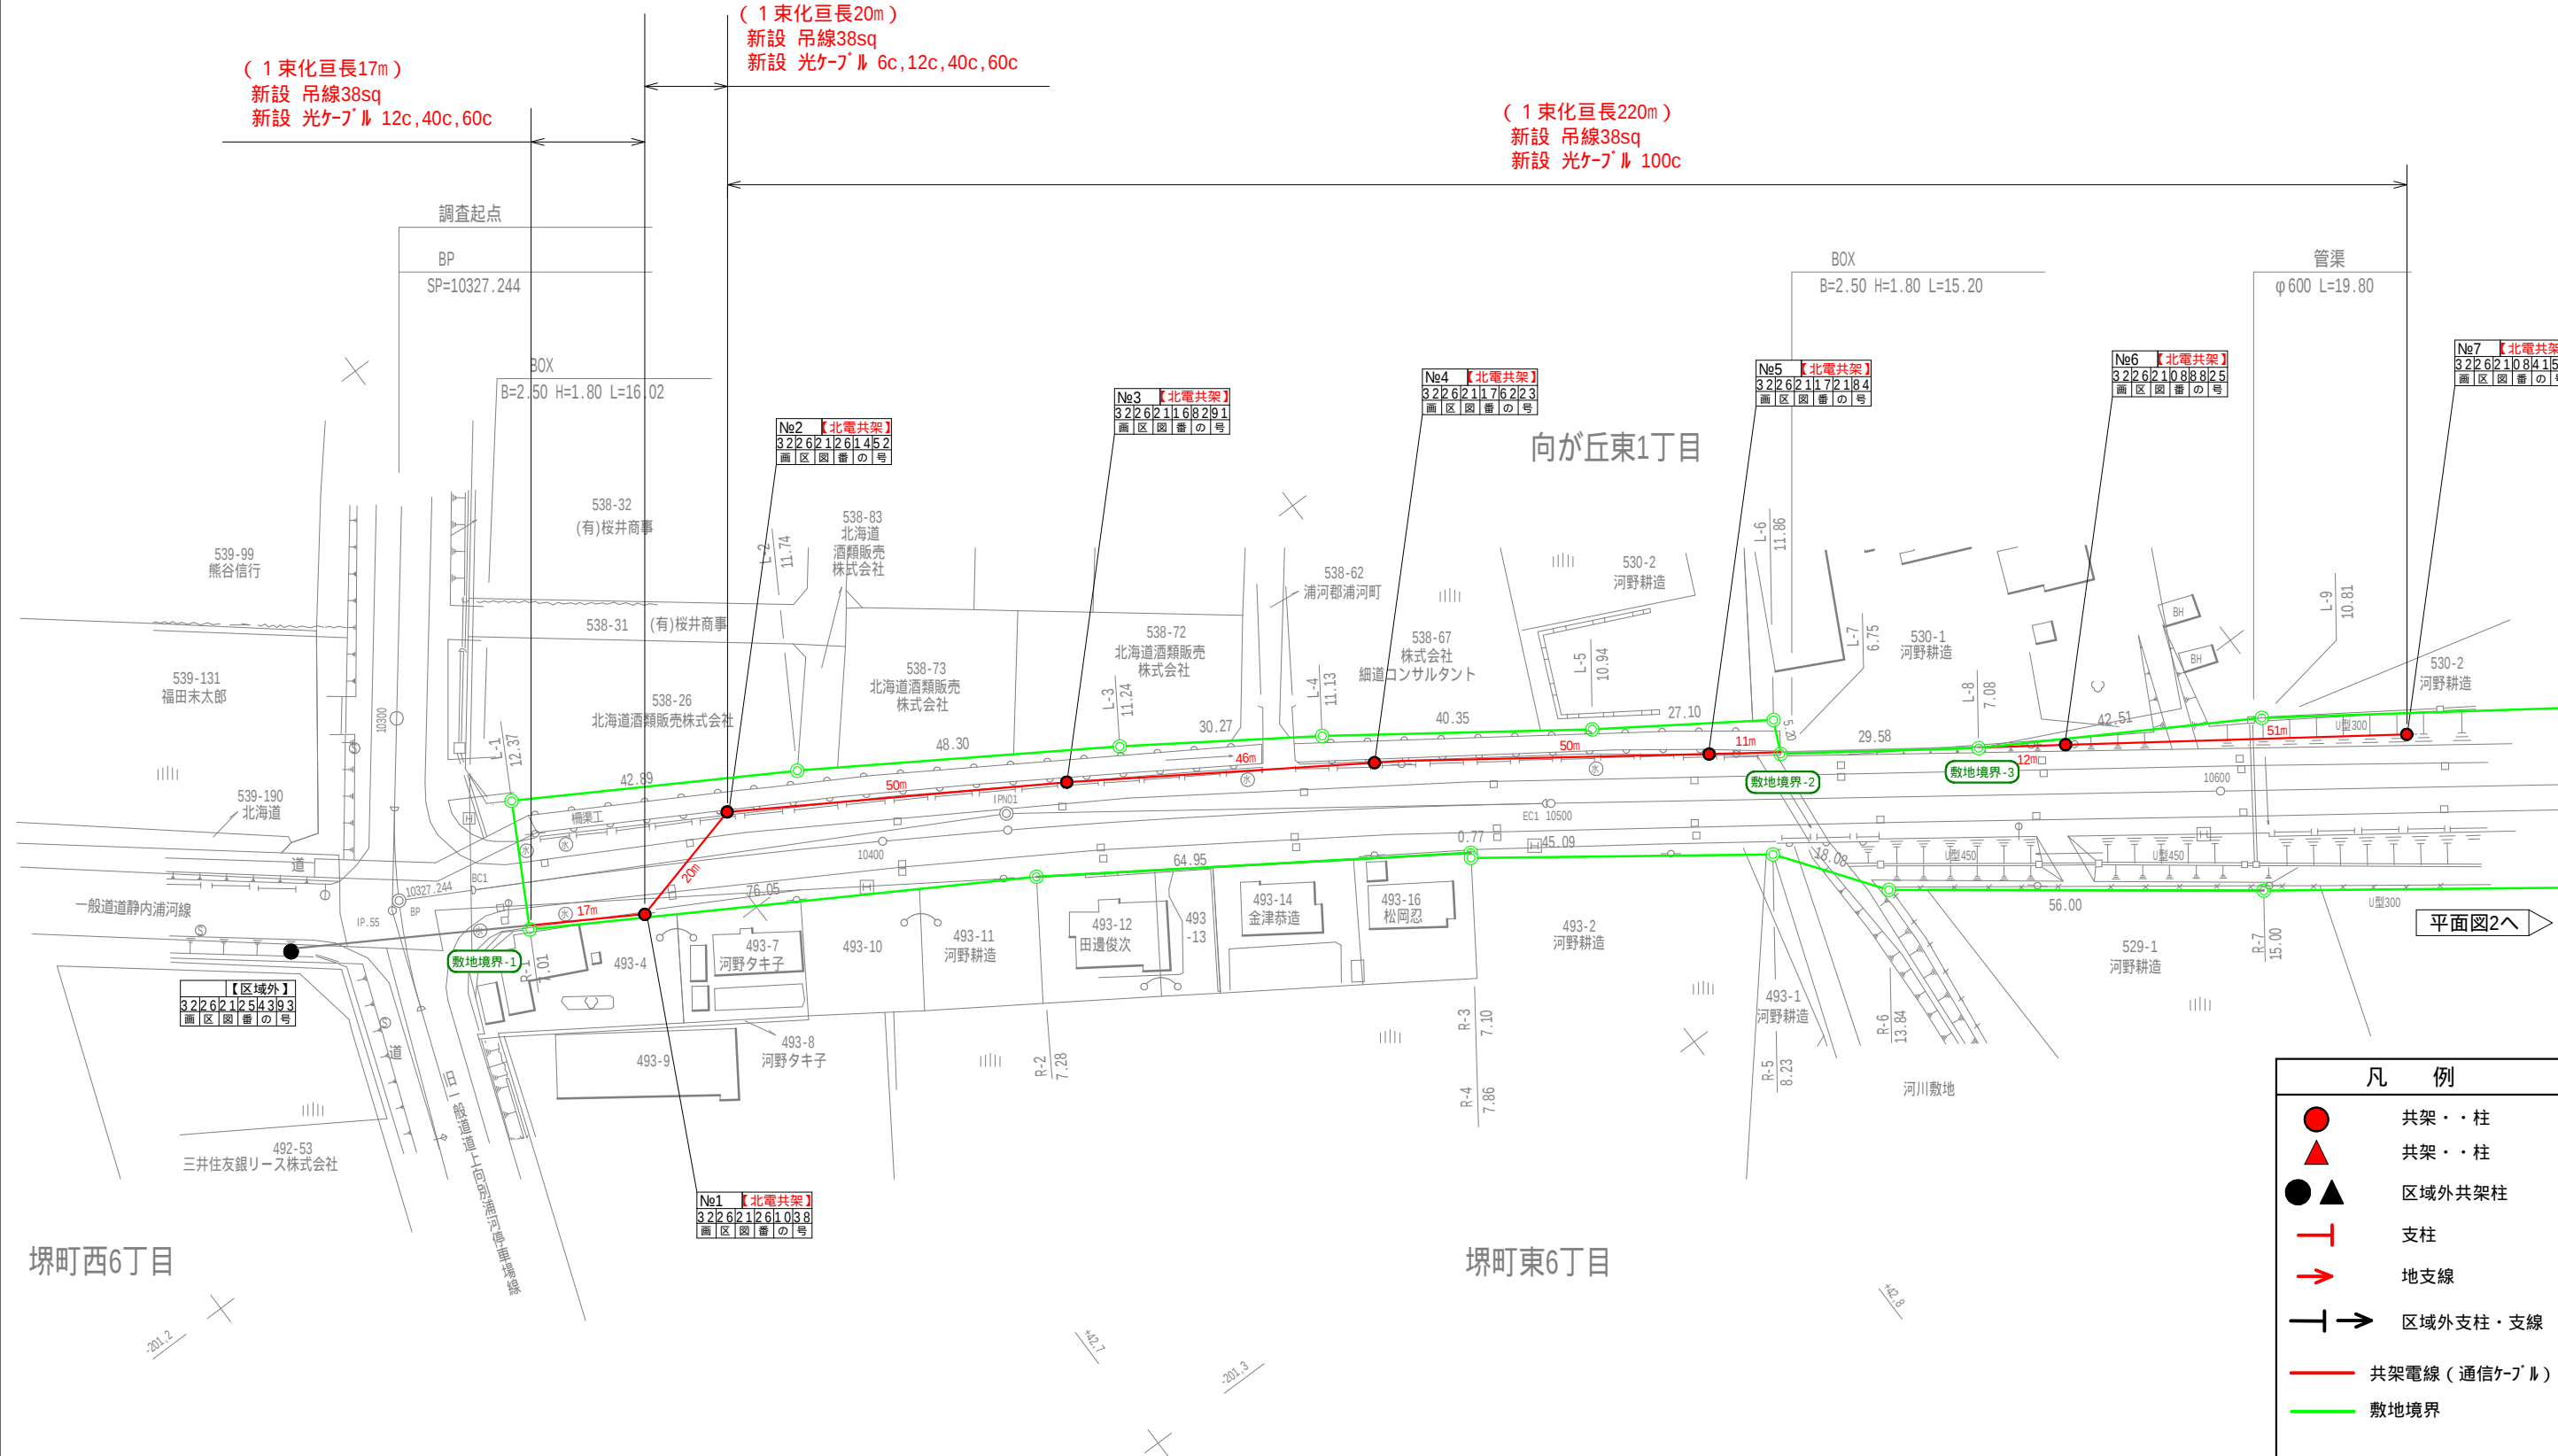

凡 例	
	共架・・柱
	共架・・柱
	区域外共架柱
	支柱
	地支線
	区域外支柱・支線
	共架電線（通信ケーブル）
	敷地境界
距離数字凡例	
○ ○ m	縦断長
○ ○ m	横断・分岐・引込 吊線のみはその他長

路 線 名 :	株式会社	承認 APP'D	検 査 CHECKED	製 図 DRAWN	尺 度 SCALE 1/1,000	工 事 名 称 PROJECT	日 付 DATE
						図 面 名 称 TITLE	図面番号 DRAWING No. 平面図-1

占 用 物 件 内 訳 表 (新 規)

(1/4)

路線名： 一般道道 上向別浦河停車場線

No.	電 柱 番 号	縦断 (m)	横断 分岐 引込 (m)	共架柱 基数	支持物			通信線種別	備 考
					自営柱 (基)	支線 (箇所)	支柱 (箇所)		
	敷地境界-1								
1	32-26-21-26-10-38	17		1				【新設】 吊線38sq 光ケーブル 12c,40c,60c	
2	32-26-21-26-14-52	20		1				【新設】 吊線38sq 光ケーブル 6c,12c,40c,60c	
3	32-26-21-16-82-91	50		1				【新設】 吊線38sq 光ケーブル 100c	
4	32-26-21-17-62-23	46		1					
5	32-26-21-17-21-84	50		1					
	敷地境界-2	11							
	敷地境界-3								
6	32-26-21-08-88-25	12		1				【新設】 吊線38sq 光ケーブル 100c	
7	32-26-21-08-41-52	51		1					
8	32-26-21-08-08-90	50		1					
	敷地境界-4	7							
	敷地境界-5								
9	32-26-11-99-63-45	3		1				【新設】 吊線38sq 光ケーブル 100c	
10	32-26-12-90-31-83	49		1					
	敷地境界-6	14							
	敷地境界-7								
11	32-26-11-89-98-90	36		1				【新設】 吊線38sq 光ケーブル 100c	
	接合線	48							
12	32-26-11-89-49-70	2		1					
13	32-26-11-89-10-69	50		1					
14	32-26-11-79-63-36	50		1					
15	32-26-11-79-10-17	56		1					
小 計		622		15					
累 計		622		15					